


 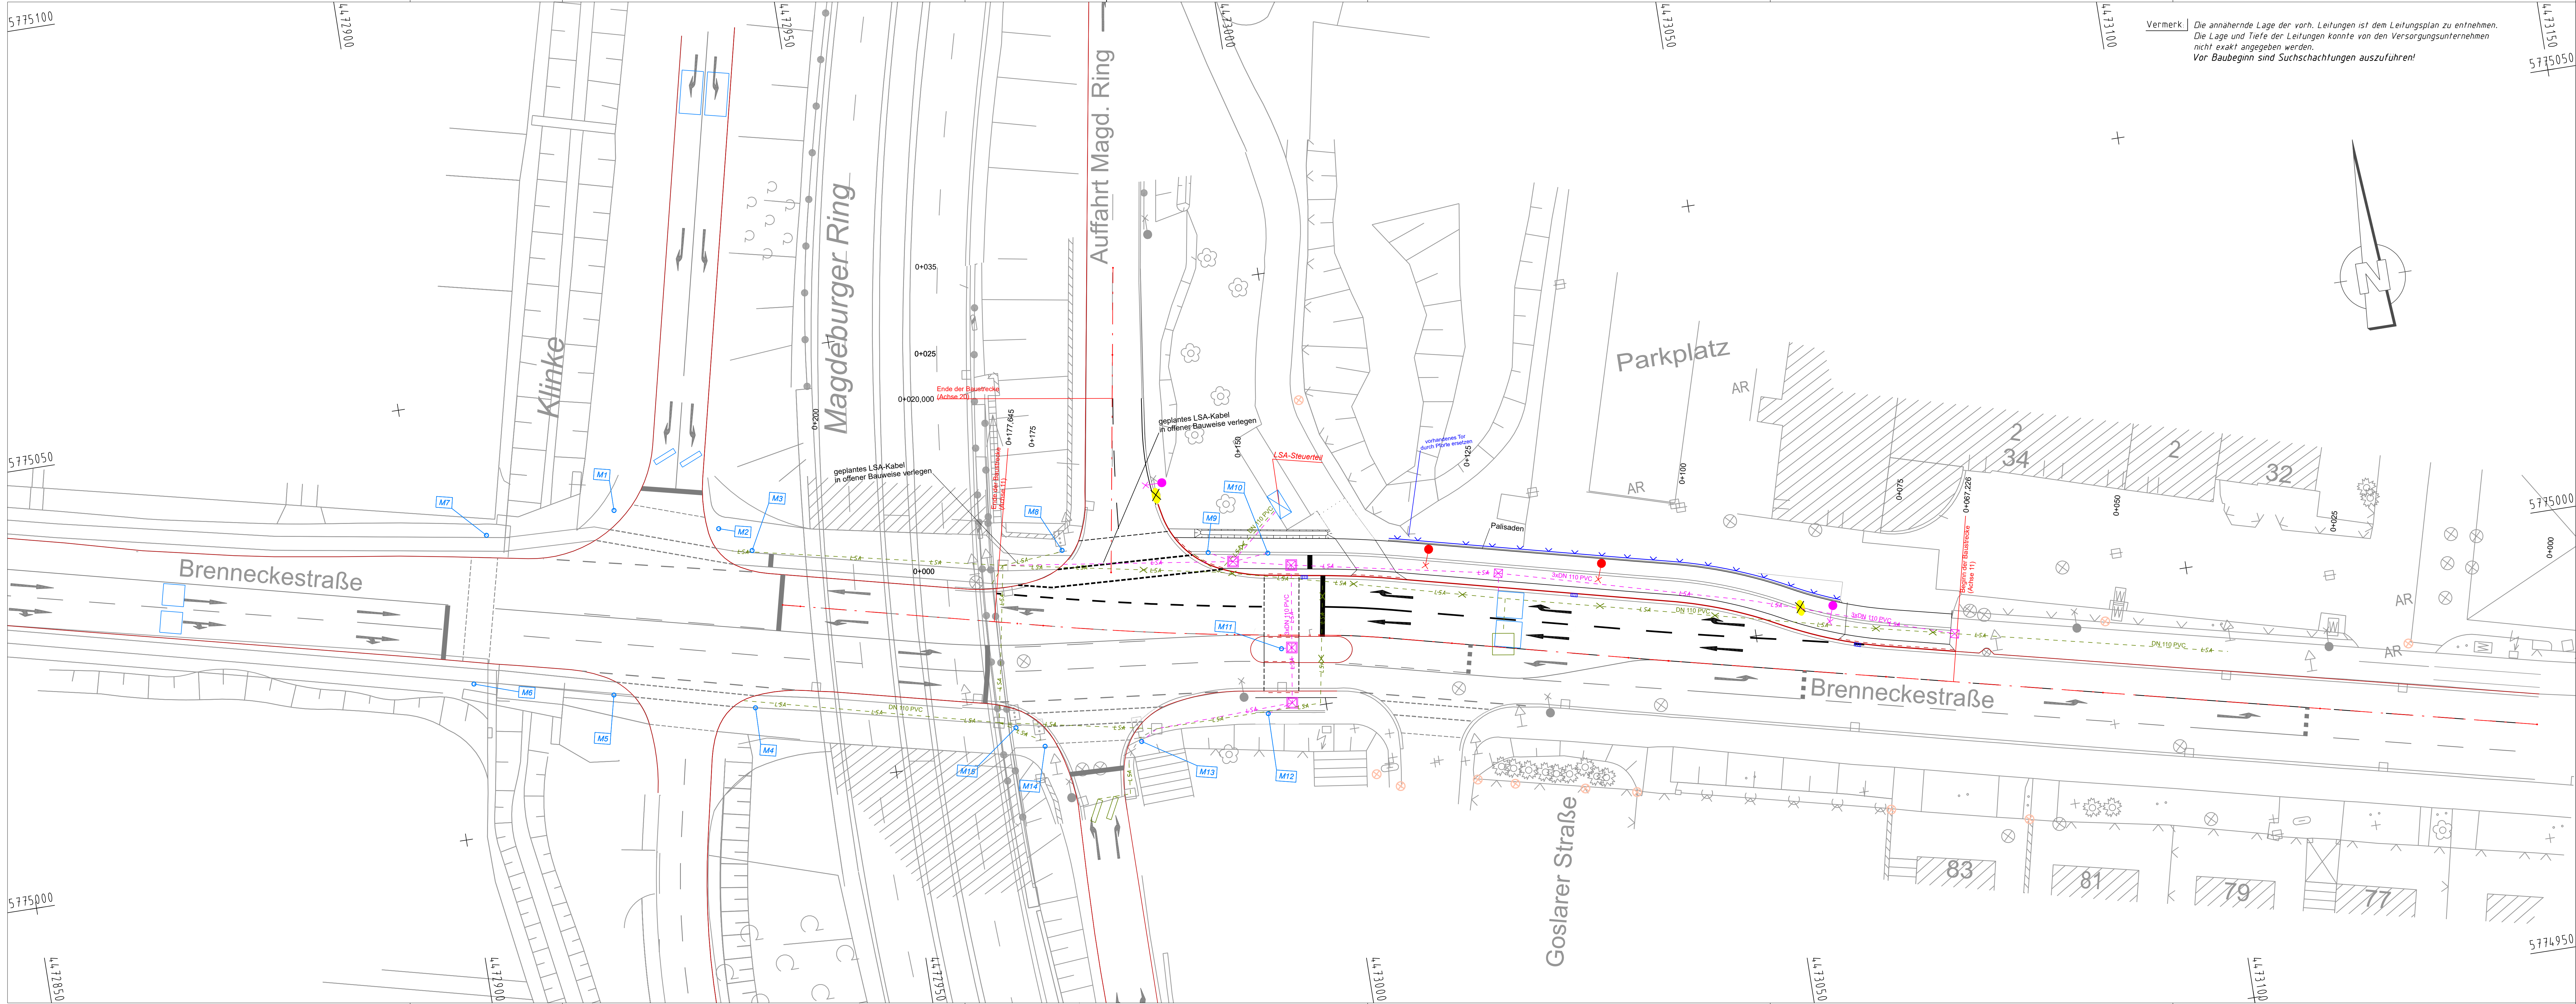


Vermerk: Die annähernde Lage der vorh. Leitungen ist dem Leitungsplan zu entnehmen.
Die Lage und Tiefe der Leitungen konnte von den Versorgungsunternehmen
nicht exakt angegeben werden.
Vor Baubeginn sind Suchschachtungen auszuführen!

Legende für LSA-Ausrüstung

- LSA-Steuerfeld
- Kfz-Signalgeber ohne Maske an Mast
- Kfz-Signalgeber ohne Maske mit Kontrastblende am Ausleger
- Taster an Mast
- Kfz-Signalgeber mit Pfeilmaske
- Fußgänger-Signalgeber
- Fußgänger/Radfahrer-Signalgeber kombiniert
- Radfahrer-Signalgeber
- Blinker-Signalgeber
- Infrarotdetektor
- Mastfeld für Infrarotdetektor
- Benennungsschleife
- Stauschleife dm lang
- Induktionsschleife zur Anforderung
- Doppelschleife zur Richtungsauswertung
- Kabelzugschacht 70x70
- Abzweigkasten 65x40
- Abzweigkasten 30x30
- LSA-Rohranlage Planung
- LSA-Rohranlage Bestand
- LSA-Rohranlage Rückbau

Im Leitungsgraben der LSA-Leitungen (Stadt Magdeburg) liegt auch ein LWL-Kabel der Stadt Magdeburg (KID).



Planungsgrundlagen:

IKoMM - Koordinationsnr.: 2017 / 1038 - 7375 C / 128 / 2018

Liegenschaften [ALK / 03/2018] © LvermGeo LSA (www.lvermgeo.sachsen-anhalt.de) A18/1-10159/09

Vermessung: 2018/04 LH Magdeburg, FB - Vermessungsamt und Baurecht LS 150, NHN 1992

	brentner BERNARD ingenieure GmbH			Prüfvermerk
	Beratende Ingenieure VBI für Verkehrs- und Straßenwesen			bearbeitet 30.04.2020 Leue
	Amn-Stein-Brücken-Druck-Verl.-Magdeburg-Holzhausen-Rosow-Sanger-Ströbe			geprüft 30.04.2020 Horn
	Regelstraße 29 39104 Magdeburg Tel.: +49 391 5308333-0 Fax: +49 391 5313225 info.magdeburg@brentner-bernd.com www.brentner-bernd.com			ProjektNr.: M0936

	Landeshauptstadt Magdeburg		Prüfvermerk
	Tiefbauamt		
An der Steinkuhle 6 39128 Magdeburg			Registrierungs/Ordnung

Nr.	Art der Änderung	Datum	Zeichen

PLANFESTSTELLUNG

Straßenbauverwaltung Tiefbauamt Magdeburg	Unterlage / Blatt-Nr.: 16.3 / 1	
	LSA-Kabellageplan	
Brenneckestraße/ zur NO-Auffahrt von 0+000 bis 0+175		
Straße / Abschn.-Nr. / Station: (von-bis)	von Bau-km 0+000,000 bis Bau-km 0+150,000	
PROJIS-Nr.:	Maßstab: 1:250	

Ausbau einer Rechtsabbiegespur
an der Brenneckestraße
zur NO-Auffahrt zum Magdeburger Ring

aufgestellt:	
....., den	