


geplottet am: 03.09.2021 gespeichert unter: P:\Projekte\Verkehrsanlagenplanung\GUV HEL Hellestraße\Projektunterlagen\LPH 4 - 2020\dwg\01 Lageplan\Planung GUV HEL 200430 PFV.dwg

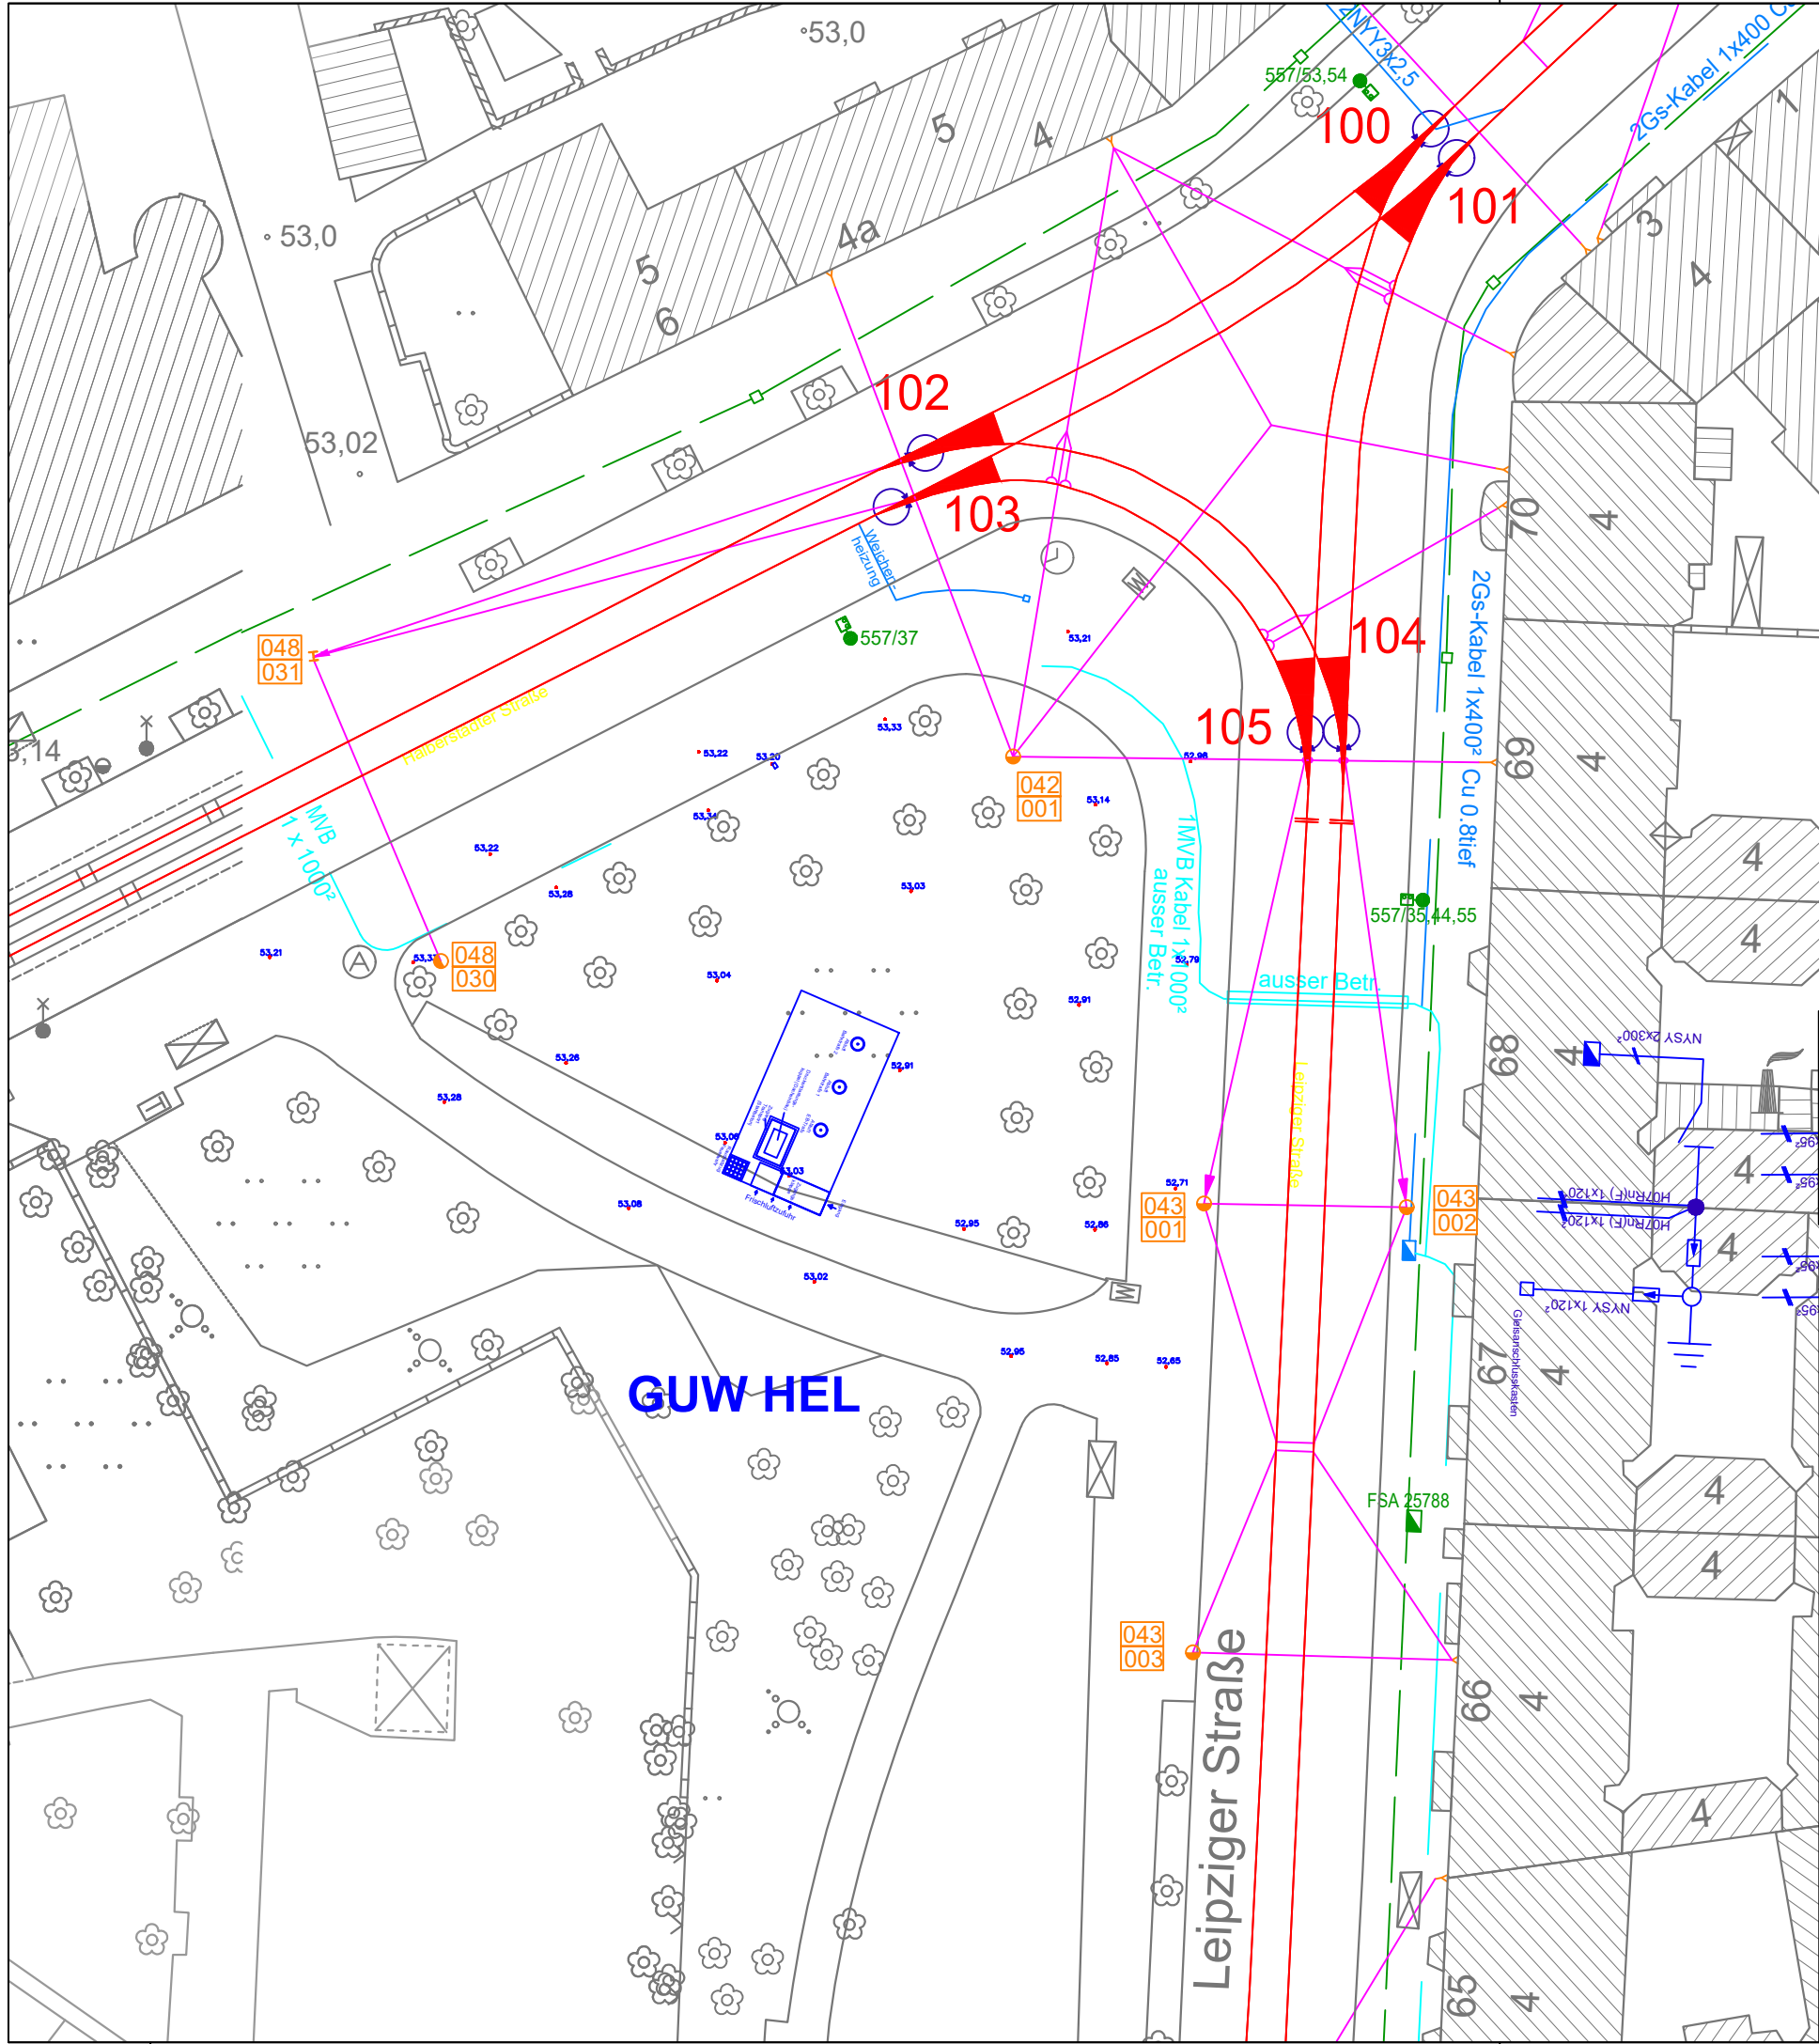

	Rundmast zylindrisch abgesetzt		Mastnummer
	Fahrleitung		Abspannung
	Streckentrenner		Einspeisung
	Kuppelschalter		Neubau GUV
	Kabelschutzrohr Signalanlage		Bahnstrom

 Mitteldeutsche Verkehrsconsult GmbH Herrenkrugstraße 197, D-39114 Magdeburg T.: 0391/61067-42, F.: 0391/61067-49 e-mail: info@mvc-magdeburg.de Internet: www.mvc-magdeburg.de	Entwurfsverfasser Magdeburg, 13.08.2021 G. Nägele		
	bearbeitet	Datum	Zeichen
	gezeichnet	13.08.2021	G. Nägele
	geprüft	13.08.2021	P. Körner
Zchg.:			

 Magdeburger Verkehrsbetriebe GmbH & Co. KG Otto-von-Guericke Straße 25, D-39104 Magdeburg T.:0391/5480-0, F.:0391/54300-46 e-mail: info@mvbnet.de	Unterlage: 3	
	Blatt-Nr.: 1	
	Reg.-Nr.:	
	Datum	Zeichen

Neubau Gleichrichterunterwerk Hellestraße	bearbeitet:		
	gezeichnet:		
	geprüft:		
Lage- und Höhenplan			
Planfeststellungsverfahren		Höhensystem HN	Maßstab 1:500

Gesehen - Vermerk der Magdeburger Verkehrsbetriebe GmbH
siehe Planverzeichnis mit Sammelfreigabe