


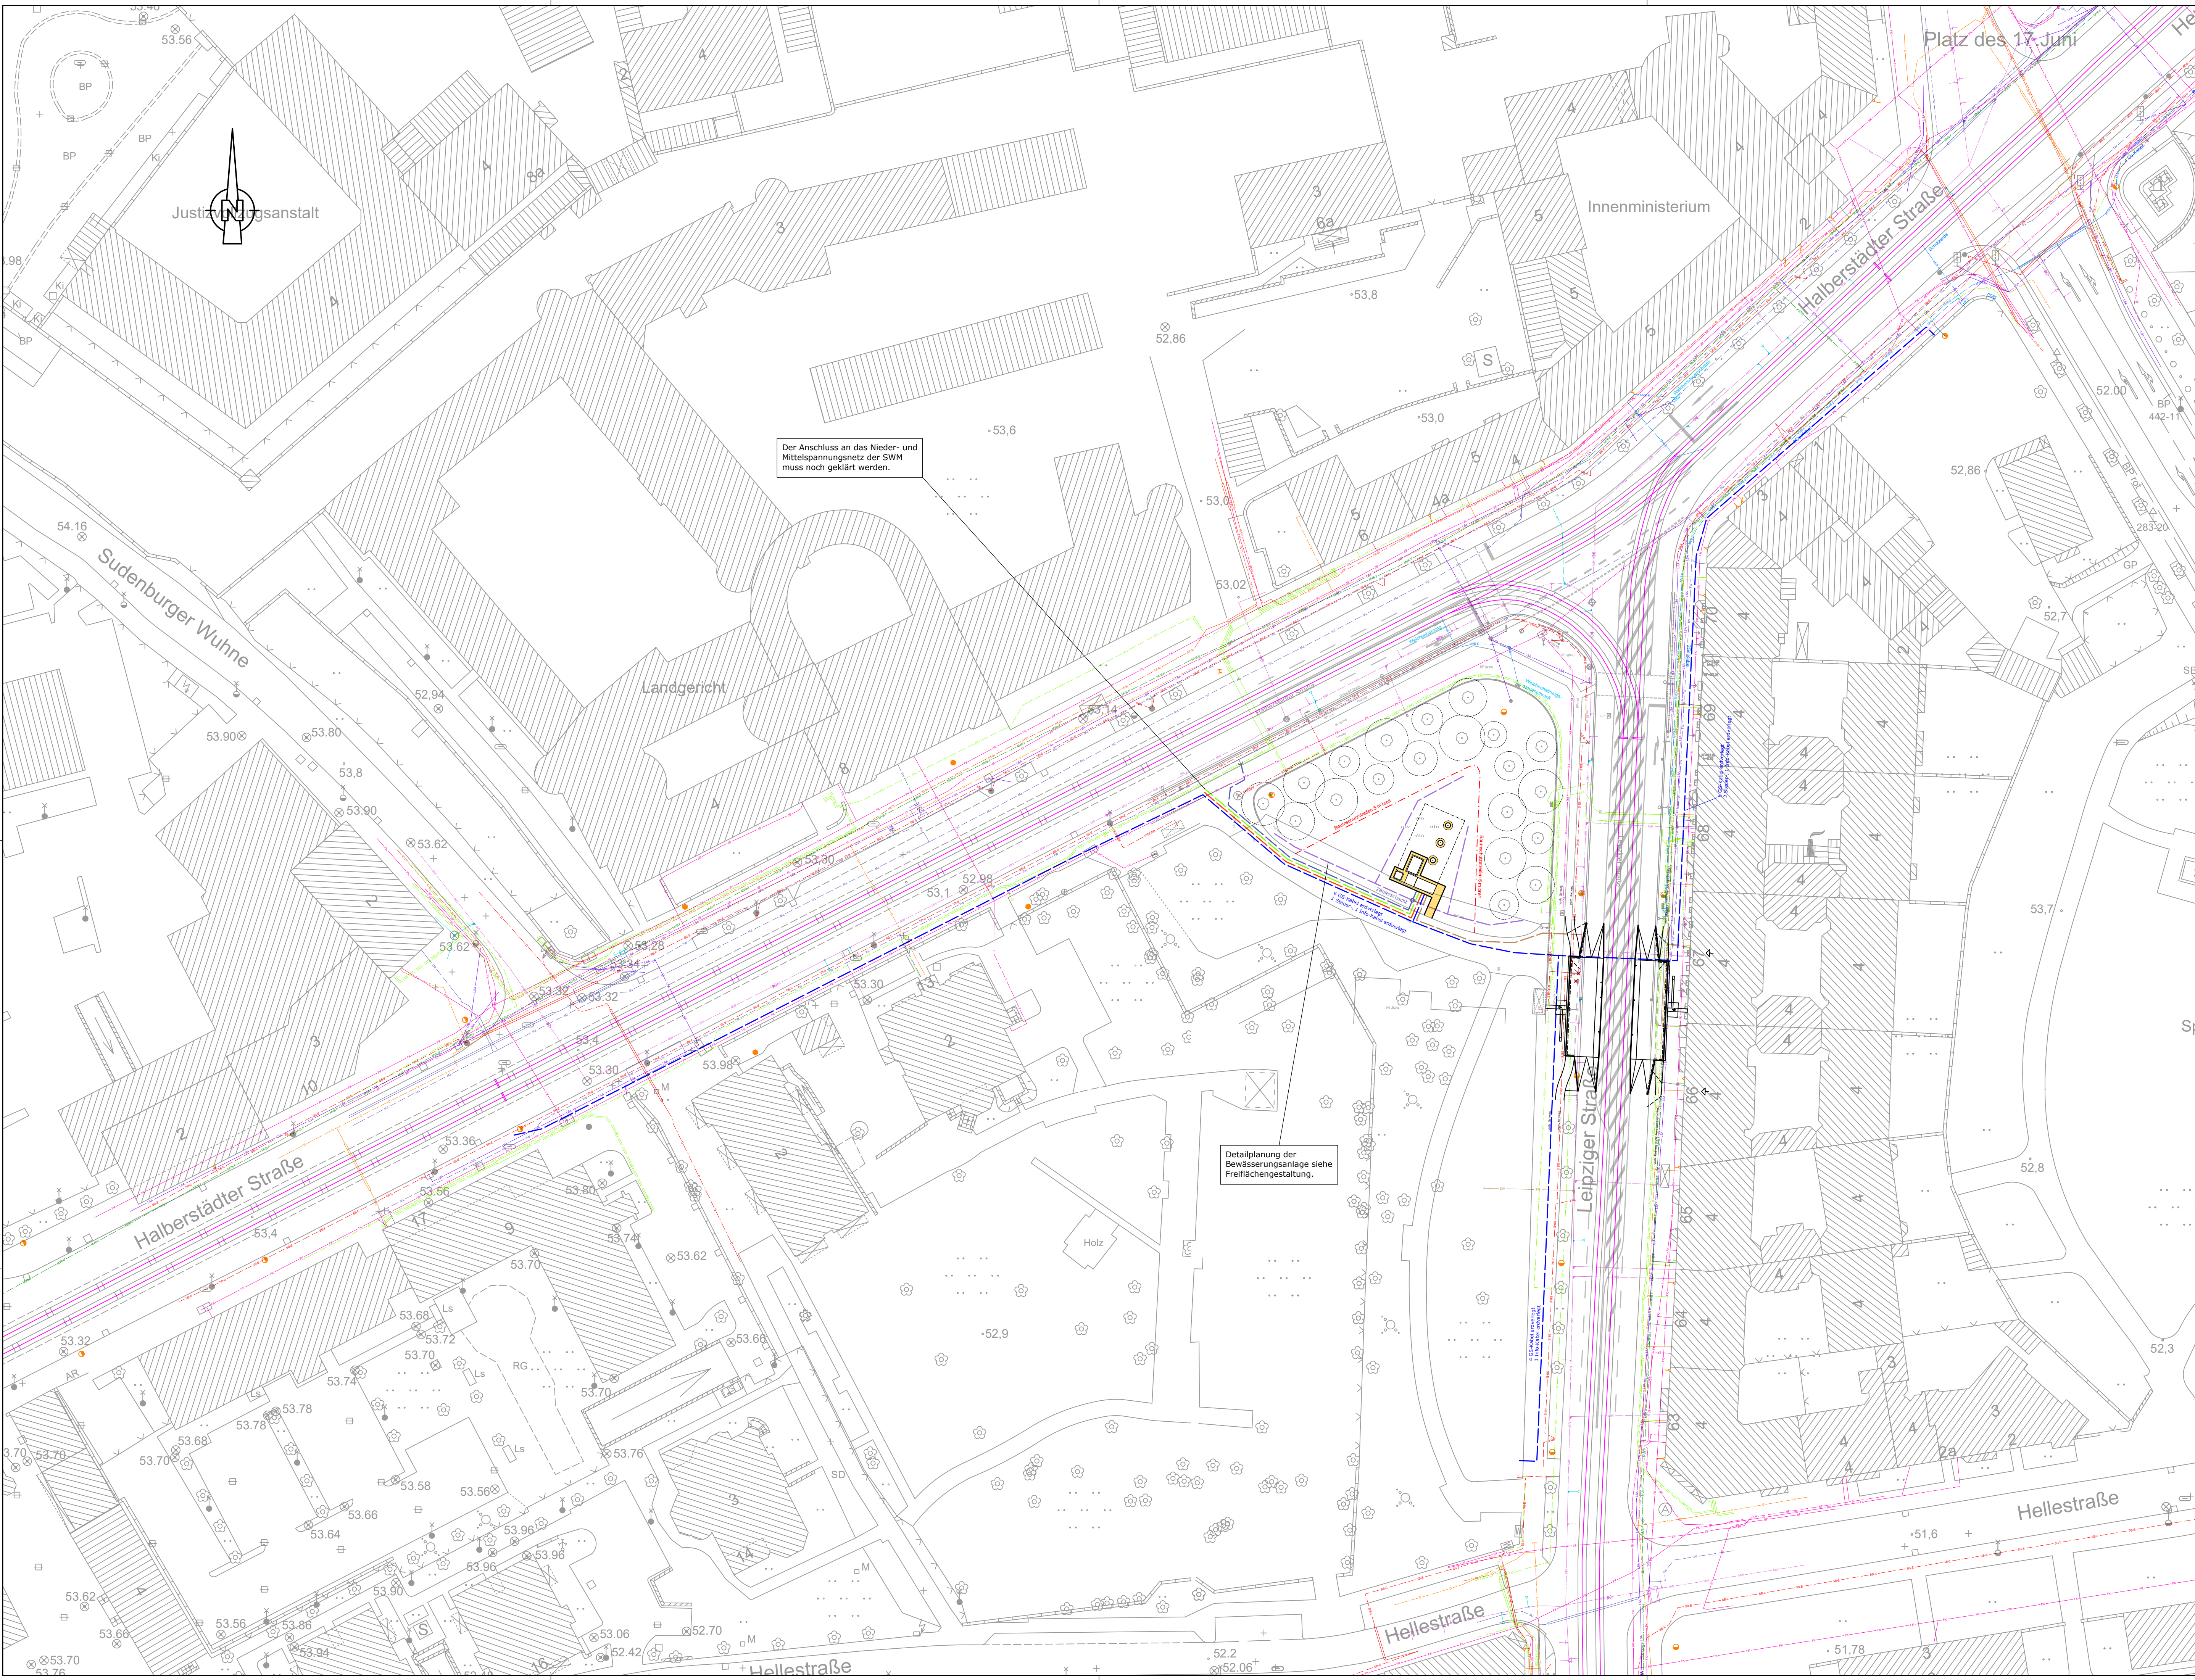

Legende Kabel / Leitungen

Spezifikation	Bestand	Planung
Regenwasserleitung		
Mischwasserleitung		
Schmutzwasserleitung		
Stromleitung 1 kV		
Stromleitung 10 kV		
Stromleitung 30 kV		
Niederdruckgasleitung		
Hochdruckgasleitung		
Erdungskabel		
Infokabel		
Infokabelkanal		
Trinkwasserleitung		
Wasserleitung Beregung		
LSA Kabelkanal		
Stadtbeleuchtung		
MVB Kabel		
MVB Signalkabel		
Stromleitung Ströer/DSM		
Telekom Erdkabel		
Telekom Kabelkanal		

5			
4			
3			
2			
1(a)	- TW-Leitung zum GUV: Verlauf angepasst, Zuhlerschacht ergänzt, Zuleitungen für Beregnungsanlage ergänzt - Abwasserleitung vom GUV: Verlauf angepasst, Leitungsart von Mischwasser in Schmutzwasser geändert	20.09.2022	Breternitz
Nr.	Art der Änderung	Datum	Name

Fachplaner:

Ingenieurbüro Buschmann GmbH
Verkehrsplanung, Straßen-, Gleis- und Tiefbau • Beratung, Planung, Projektüberwachung, Baubegleitung

bearbeitet

01.03.2021

Breternitz

gezeichnet

01.03.2021

plot

geprüft

01.03.2021

Buschmann

Planungsgrundlage:

Vermessung von Menzel & Co. GmbH vom März 2018

Grenzen: ALK Flur: 144 Flurstück: 1275/169 u. a.

Höhenstatus HS 160
Lagestatus LS 150

Planung:

Ingenieurbüro Buschmann GmbH
Verkehrsplanung, Straßen-, Gleis- und Tiefbau • Beratung, Planung, Projektüberwachung, Baubegleitung

Vorhaben:

Neubau Gleichrichterunterwerk Hellestraße

Unterlage:

Blatt Nr.:
Zeichnungs Nr.:

Vorhaben:

Neubau Gleichrichterunterwerk Hellestraße

Leitungsplan
Koordinierter

Gesehen-Vermerk der Magdeburger Verkehrsbetriebe GmbH
siehe Planverzeichnis mit Sammel freigabe

Maßstab: M 1:500

e:\projekte\neubau guw hellestr\30_entwurfplanung\lageplan.dwg

Blattgröße: 594x970mm
Zeichnung erstellt mit BricsCAD